





sezione AA su percorso carraio a fondo cieco: scala 1:100

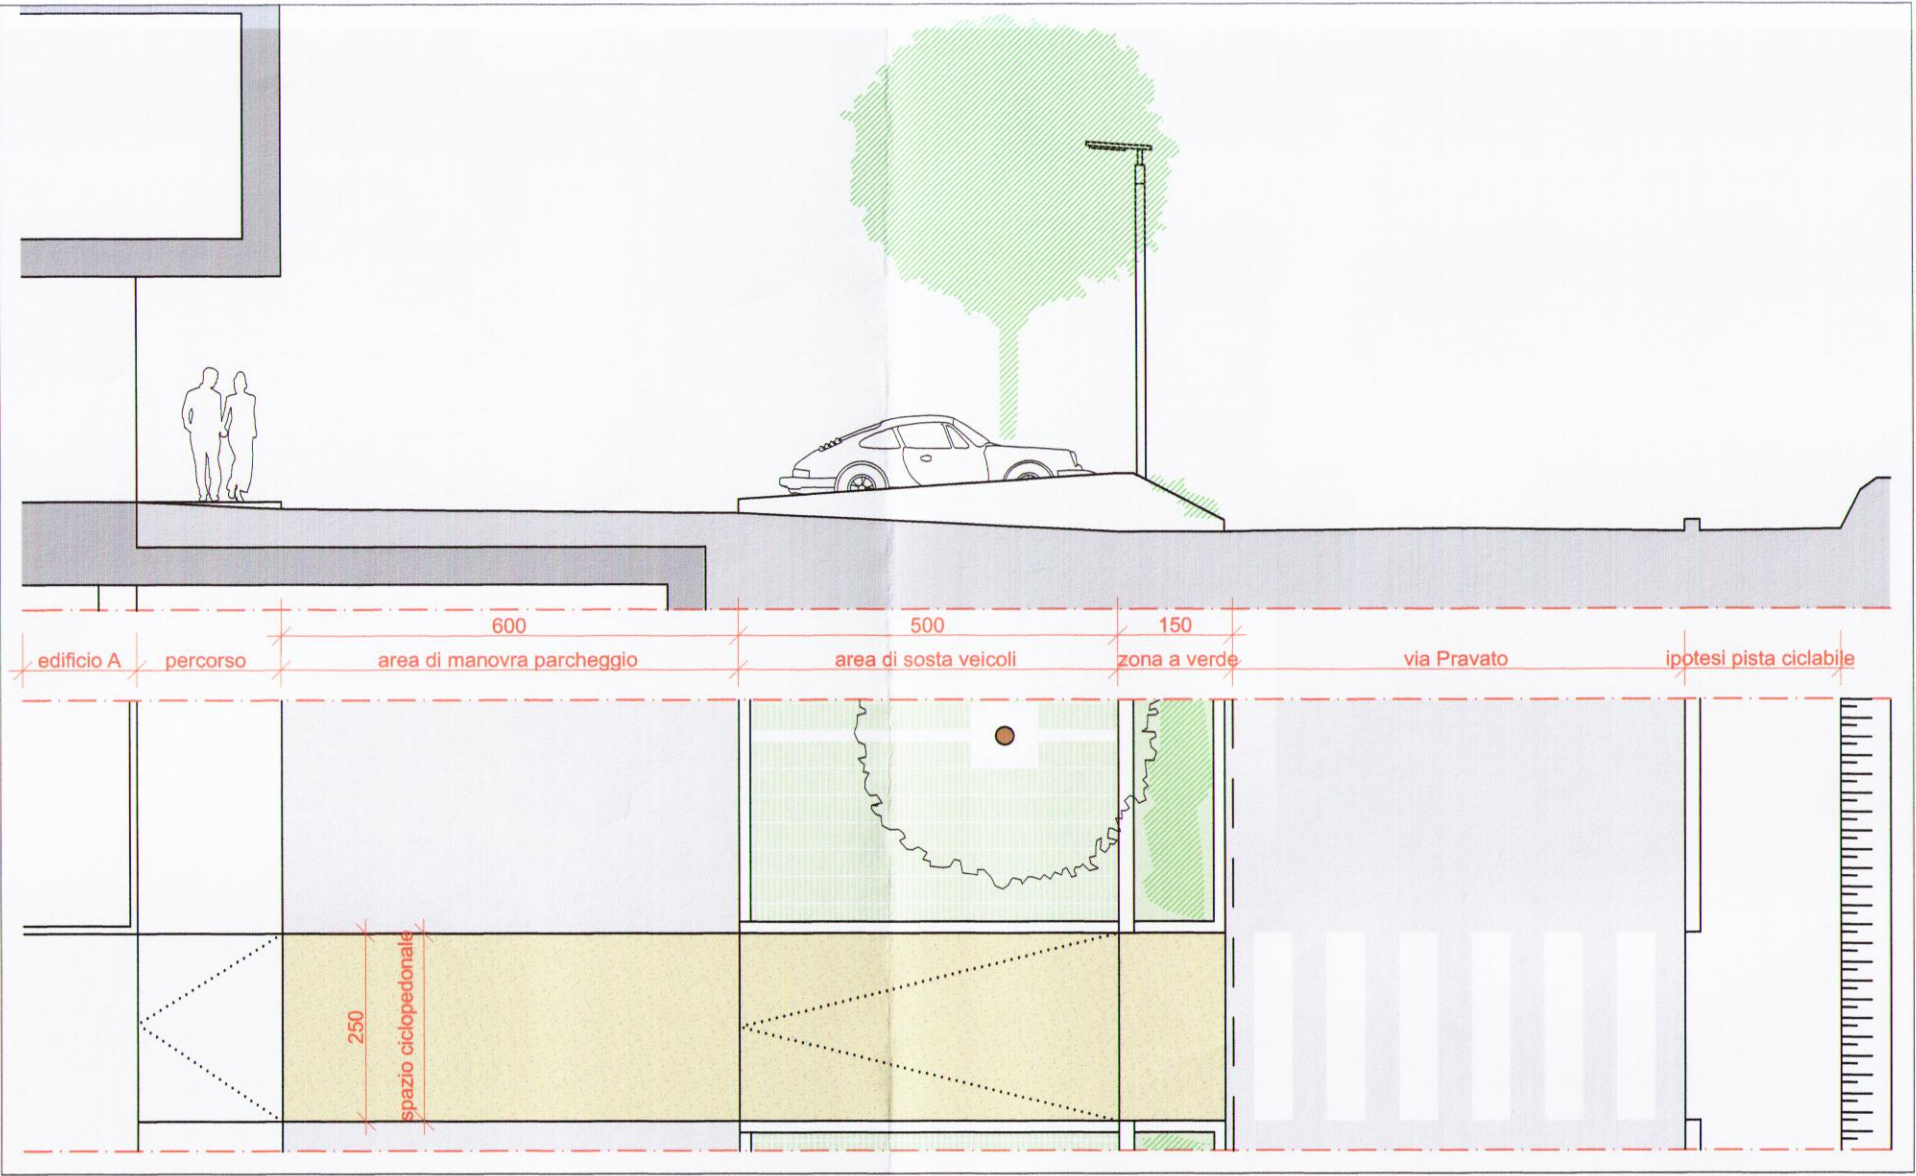

sezione BB su percorso ciclopedonale: scala 1:100

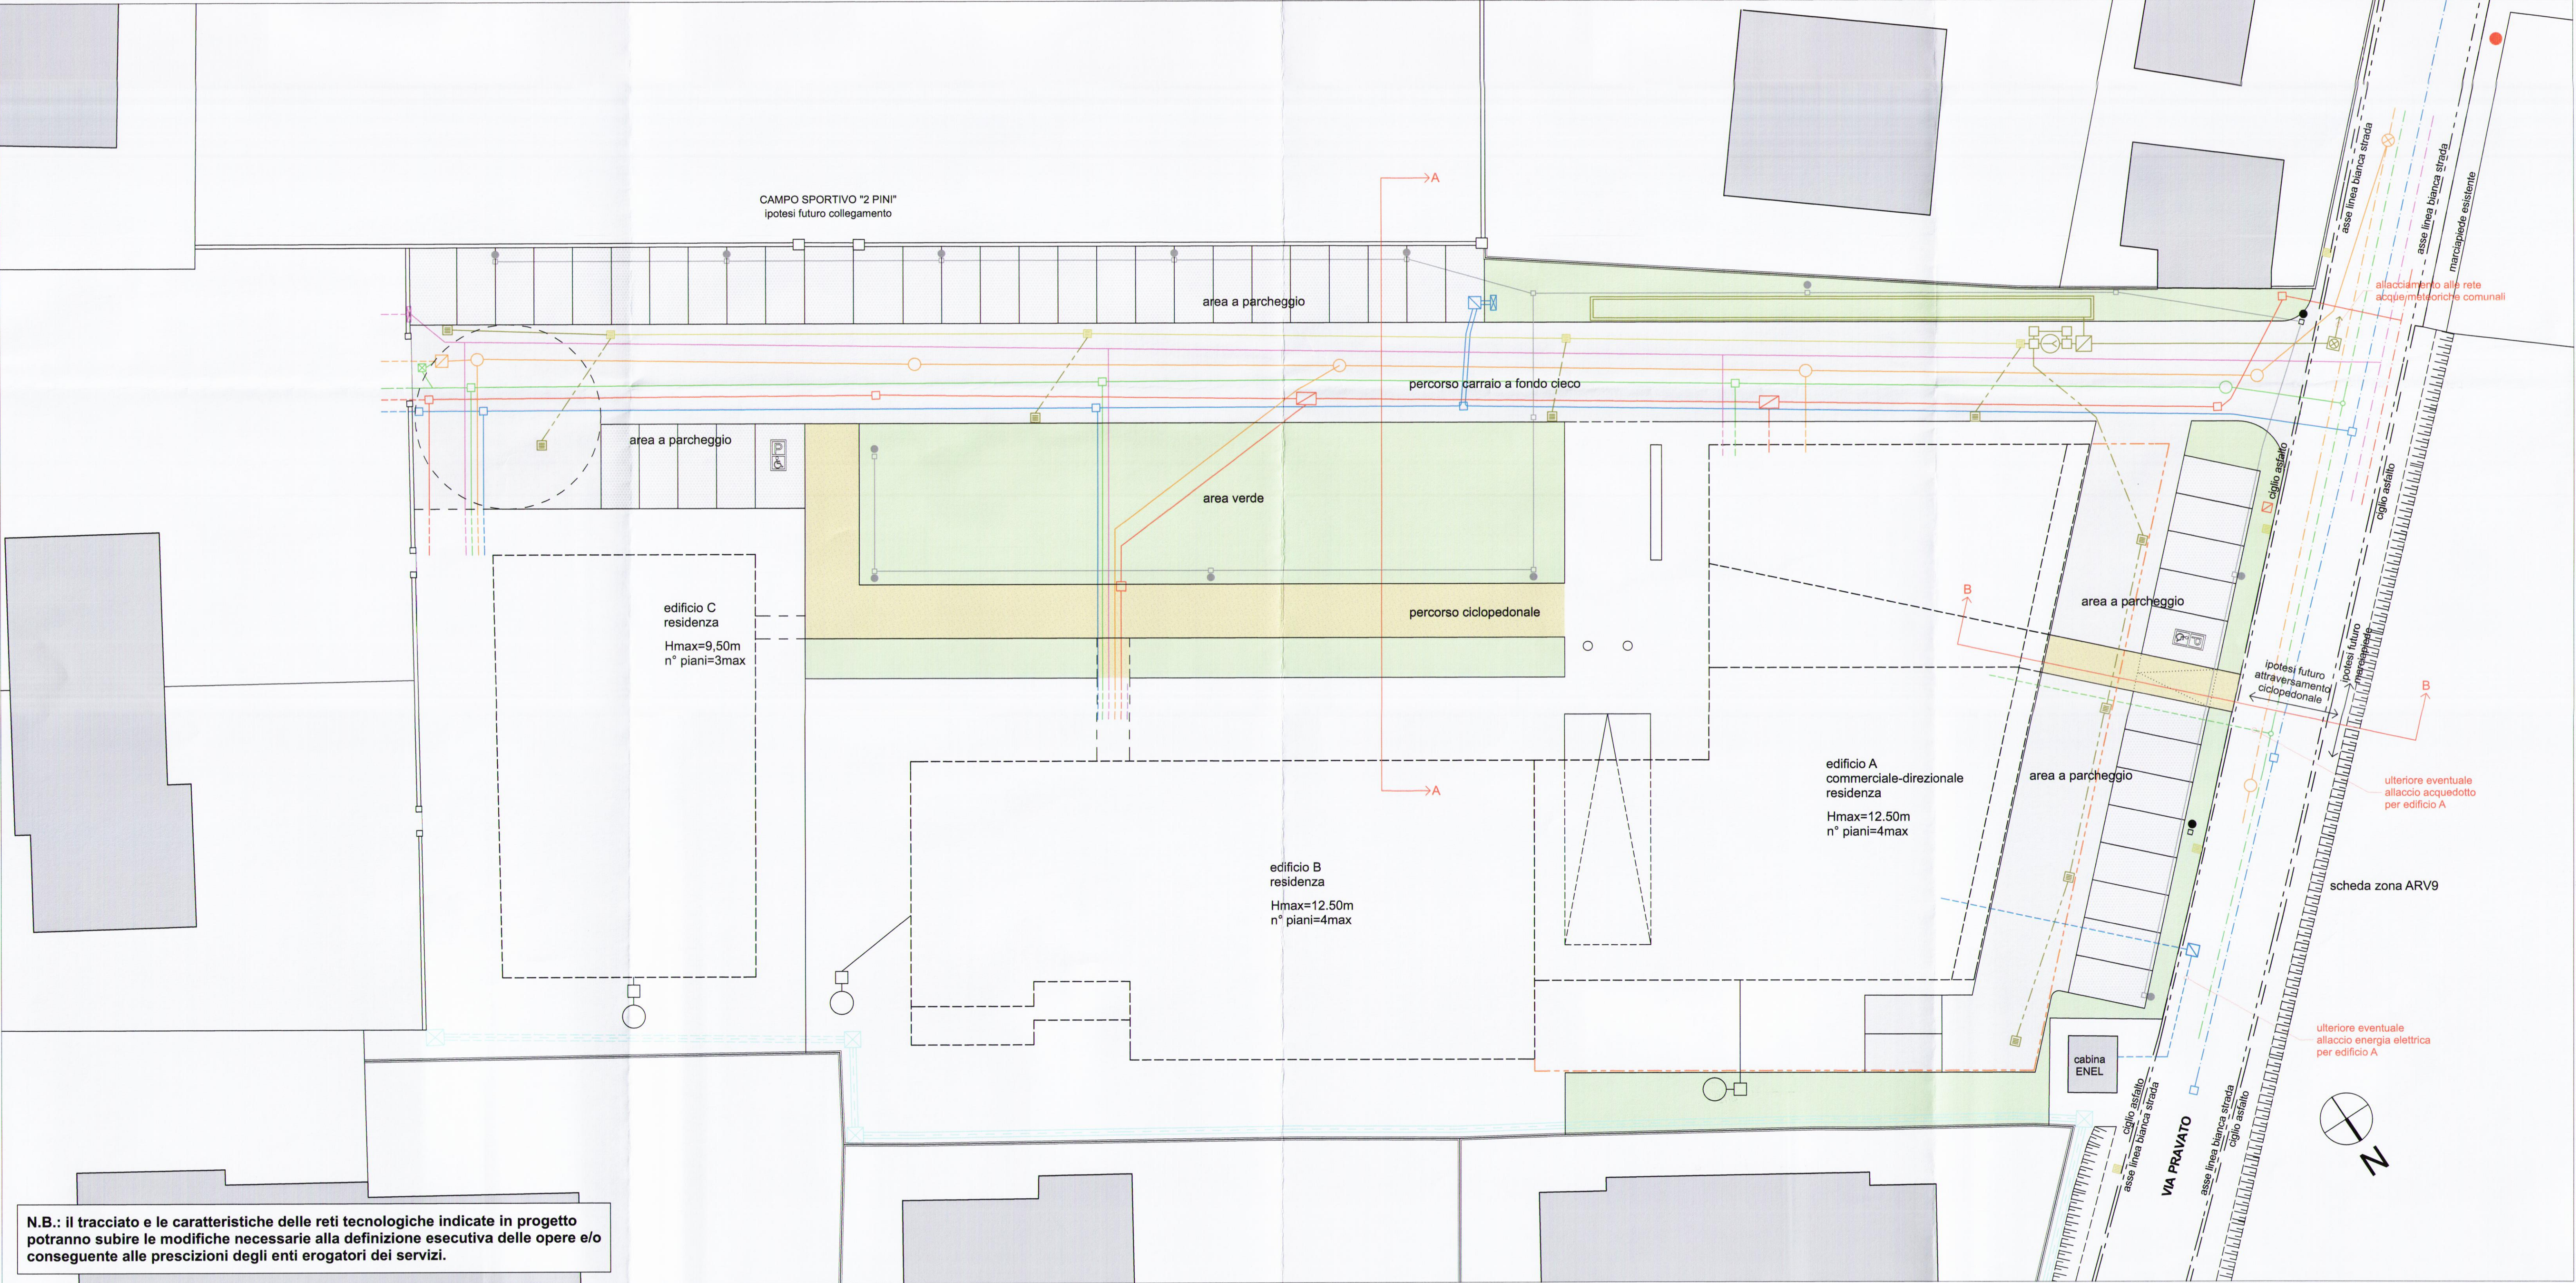

N.B.: il tracciato e le caratteristiche delle reti tecnologiche indicate in progetto potranno subire le modifiche necessarie alla definizione esecutiva delle opere e/o conseguente alle prescizioni degli enti erogatori dei servizi.

LEGENDA RETI

reti TELEFONICA e DIGITALE:

- pozzetto 60x60 con chiusino in ghisa
- pozzetto 125x80 con doppio chiusino in ghisa
- pozzetto 80x80 con chiusino in ghisa - fastweb
- tubazione in PVC corrugato Ø125mm - area pubblica
- tubazione in PVC corrugato Ø125mm - area privata
- condotta stradale esistente

rete distribuzione ENERGIA ELETTRICA:

- pozzetto 60x60cm con chiusino in ghisa
- pozzetto 90x90cm con chiusino in ghisa
- cassetta sopra suolo di derivazione su base in cls
- tubazione in PVC corrugato Ø125mm - area pubblica
- tubazione in PVC corrugato Ø125mm - area privata
- condotta stradale esistente

rete APPROVVIGIONAMENTO IDRICO:

- pozzetto Ø60cm con saracinesca Ø3" e chiusino in ghisa
- pozzetto 60x60 cm con contatore per pozzetto di cacciata
- pozzetto 60x60cm di raccordo
- valvola a TI di derivazione da condotta stradale
- tubazione in polietilene Ø3" - area pubblica
- tubazione in polietilene Ø3" - area privata
- condotta stradale esistente

rete distribuzione GAS METANO:

- cassetta sopra suolo contatore gas metano
- tubazione in acciaio DN80 - area pubblica
- tubazione in acciaio DN80 - area privata
- condotta stradale esistente

rete FOGNARIA - ACQUE NERE:

- pozzetto Ø90cm con chiusino in ghisa
- pozzetto 60x60 di cacciata con sifone tipo "contarina" autoadescante
- pozzettone stradale di ispezione esistente
- tubazione in PVC rigido Ø200mm - area pubblica
- tubazione in PVC rigido Ø200mm - area privata
- condotta stradale esistente

rete ACQUE METEORICHE e opere per il COMPENSO IDRAULICO (vedi tav. 2.3 e 2.4):

- pozzetto 50x50cm con chiusino in ghisa
- pozzetto dissabbiatore-disoleatore
- pozzetto di consegna
- pozzetto di regolazione della portata
- caditoie 60x60 con coperchio in ghisa
- tubazione in vibrocemento Ø400mm - esistente
- tubazione in vibrocemento Ø400mm - di progetto
- tubazione in vibrocemento Ø250mm - di progetto
- caditoie area verde
- pozzetto dissabbiatore
- pozzo perdente
- tubazione in vibrocemento Ø400mm - area verde e raccolta acque dei pluviali

rete IRRIGUA:

- sifone 110x110cm in cls sopra suolo
- condotta in cls sopra suolo
- condotta interrata

rete PUBBLICA ILLUMINAZIONE:

- lampioni con pozzetto al piede esistente - via Pravato
- lampioni con pozzetto al piede di progetto
- tubazione in PVC rigido Ø125mm

rete ANTINCENDIO:

- colonnina stradale esistente - via Pravato

- ciglio asfalto (via Pravato)
- sagome limite edifici
- asse linea bianca strada (via Pravato)
- possibile estensione autorimessa interrata

LEGENDA MATERIALI

- area verde
- conglomerato bituminoso
- masselli in pietra artificiale inerbata
- pavimentazione drenante con inerti a vista (il tratto fronte via Pravato potrà essere realizzato anche con lo stesso materiale previsto per la pavimentazione esterna delle aree private)

N.B.: in sede di progettazione esecutiva potranno essere proposti materiali diversi con analoghe caratteristiche

PIEFTE COSTRUZIONI snc

via L. Pravato, Comune di Paese - Provincia di Treviso

PIANO URBANISTICO ATTUATIVO

"Parco San Martino" - scheda ambito ATN 13

PROGETTO:

schema delle opere di urbanizzazione e infrastrutture a rete

1:100

scala 1:200

2.3-B

data: 04-2012

agg. 03-2013

tav.:

PIEFTE COSTRUZIONI S.N.C.
di PESTRIN AGOSTINO e LUCA
Via L. Cadorna n° 3/A
31038 PAESE (TV)
Partita IVA 03397940262

il committente

FRANCESCO TORNABENE
ARCHITETTO

ANTONIO FURLAN
ARCHITETTO

i progettisti

francescatornabenearchitetto

antoniofurlanarchitetto

via Risorgimento 45, 31038, Paese, Treviso - tel. 0422.959938 cell. 328.4925758 mail antonio_furlan@libero.it