




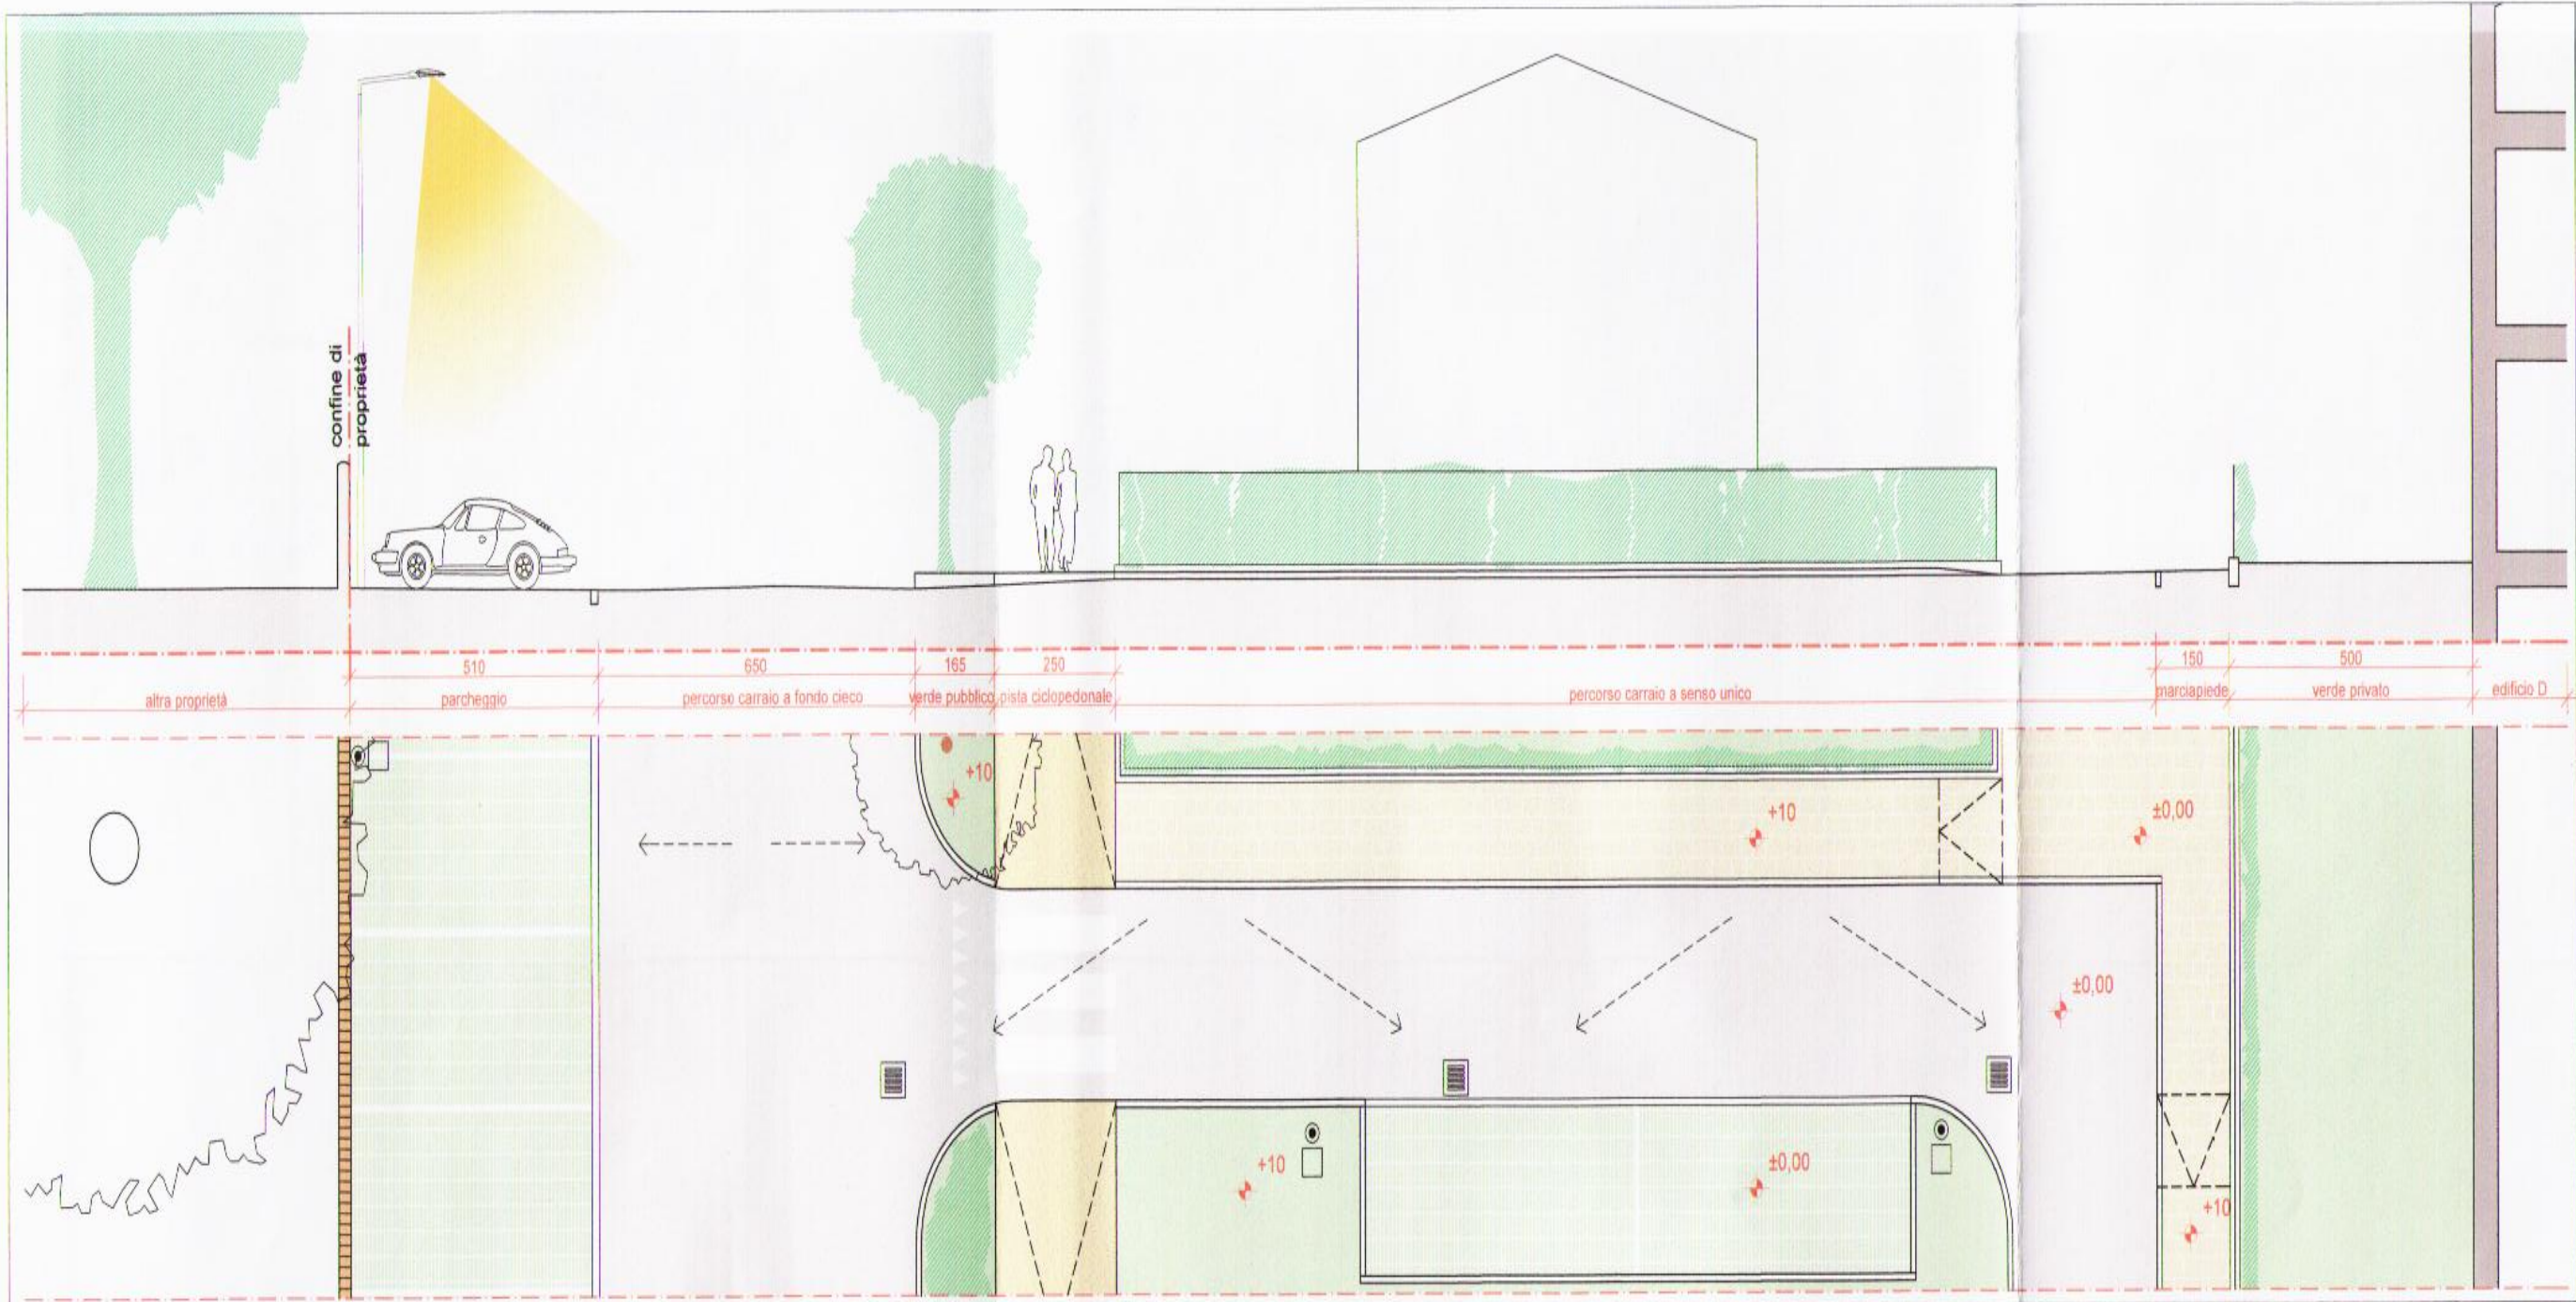

sezione AA' scala 1:100

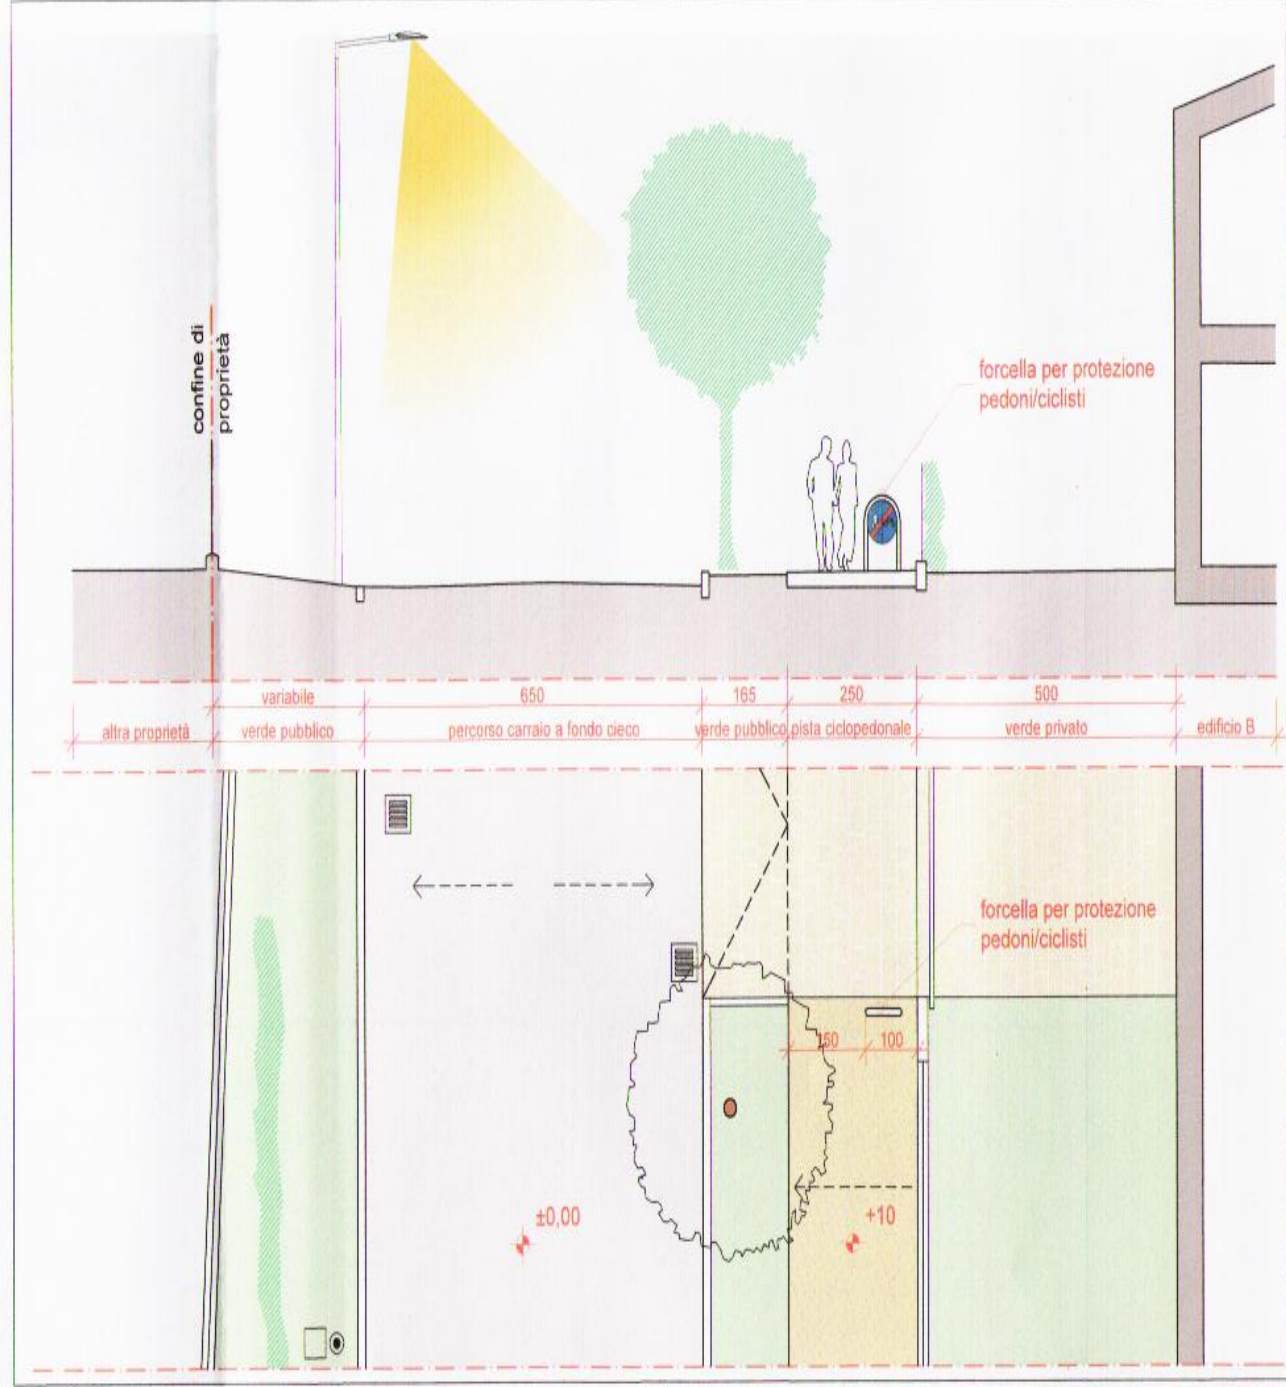

sezione BB' scala 1:100

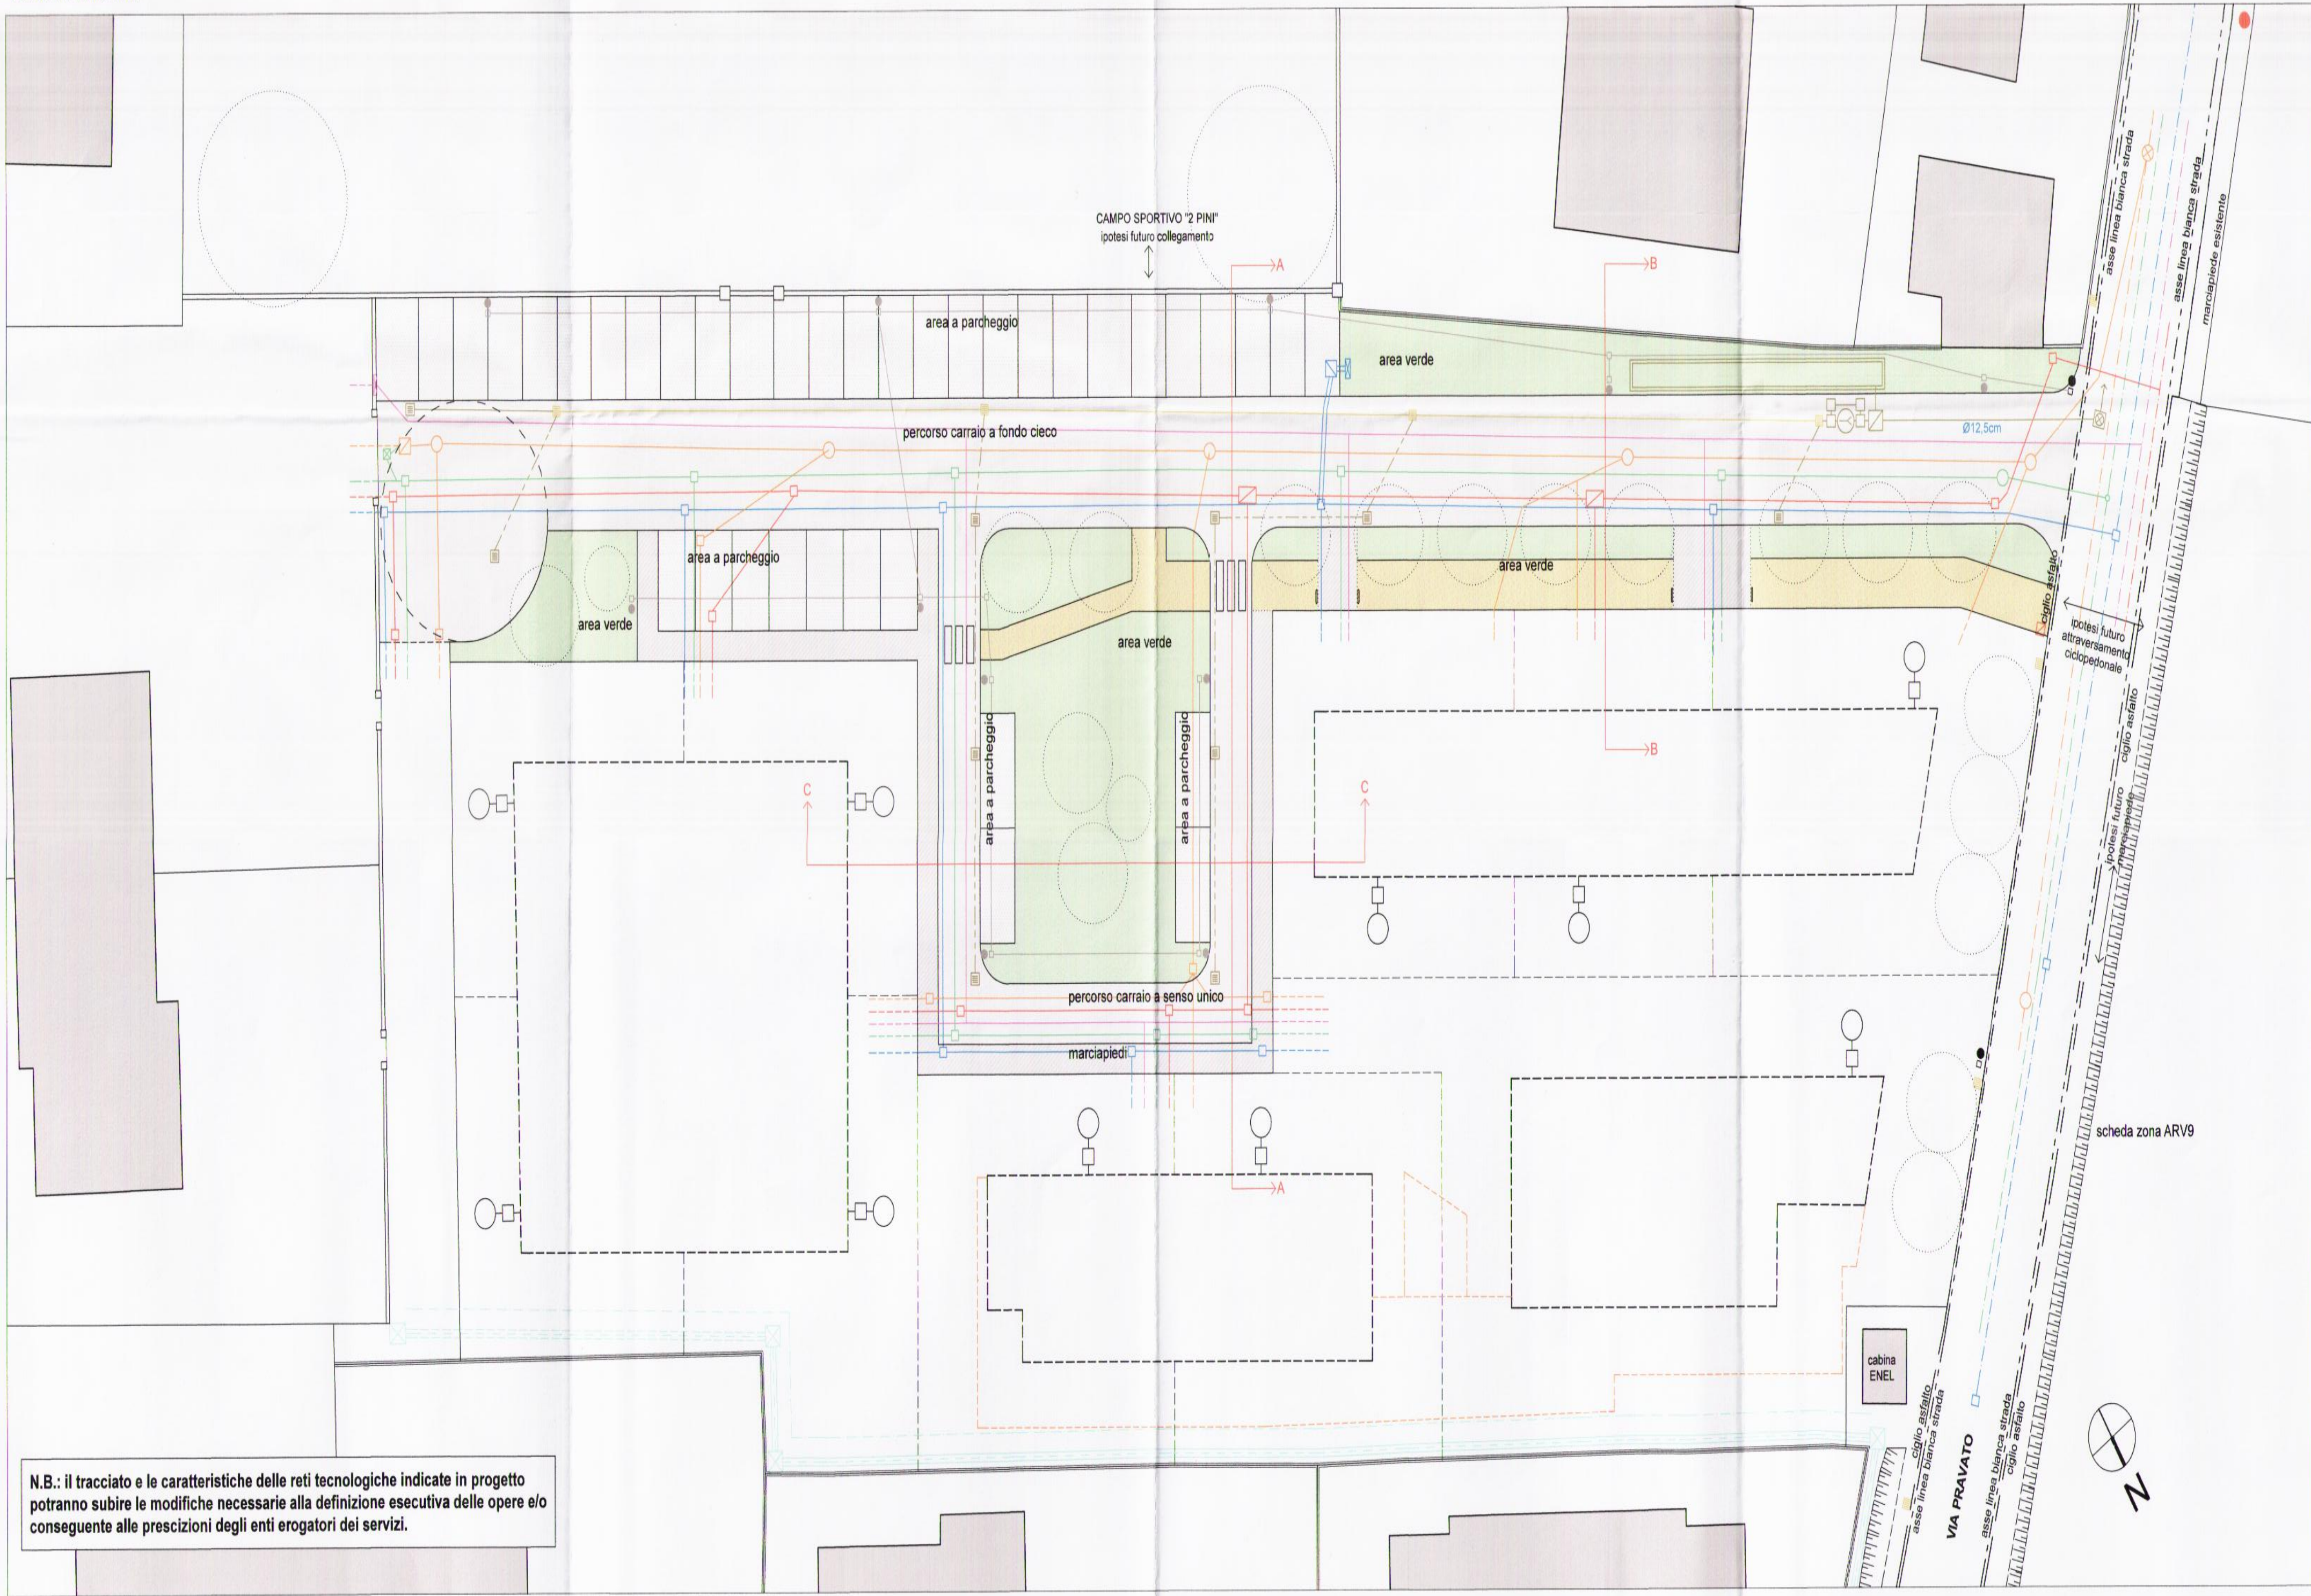

N.B.: Il tracciato e le caratteristiche delle reti tecnologiche indicate in progetto potranno subire le modifiche necessarie alla definizione esecutiva delle opere e/o conseguente alle prescrizioni degli enti erogatori dei servizi.

LEGENDA RETI

rete TELEFONICA e DIGITALE:

- pozzetto 60x60 con chiusino in ghisa
- pozzetto 125x80 con doppio chiusino in ghisa
- pozzetto 80x80 con chiusino in ghisa - fastweb
- tubazione in PVC corrugato Ø125mm - area pubblica
- tubazione in PVC corrugato Ø125mm - area privata
- condotta stradale esistente

rete distribuzione ENERGIA ELETTRICA:

- pozzetto 60x60cm con chiusino in ghisa
- pozzetto 90x90cm con chiusino in ghisa
- cassetta sopra suolo di derivazione su base in cls
- tubazione in PVC corrugato Ø125mm - area pubblica
- tubazione in PVC corrugato Ø125mm - area privata
- condotta stradale esistente

rete APPROVVIGIONAMENTO IDRICO:

- pozzetto Ø60cm con saracinesca Ø3" e chiusino in ghisa
- pozzetto 60x60 cm con conflatore per pozzetto di cacciata
- pozzetto 60x60cm di raccordo
- valvola a TI di derivazione da condotta stradale
- tubazione in polietilene Ø3" - area pubblica
- tubazione in polietilene Ø3" - area privata
- condotta stradale esistente

rete distribuzione GAS METANO:

- cassetta sopra suolo conflatore gas metano
- tubazione in acciaio DN80 - area pubblica
- tubazione in acciaio DN80 - area privata
- condotta stradale esistente

rete FOGNARIA - ACQUE NERE:

- pozzetto Ø90cm con chiusino in ghisa
- pozzetto 60x80 di cacciata con sifone tipo "contarina" autoadescente
- pozzettone stradale di ispezione esistente
- tubazione in PVC rigido Ø200mm - area pubblica
- tubazione in PVC rigido Ø200mm - area privata
- condotta stradale esistente

rete ACQUE METEORICHE e opere per il COMPENSO IDRALUICO (vedi lav. V2.3 e V2.4):

- pozzetto 50x50cm con chiusino in ghisa
- pozzetto dissabbiatore-disoleatore
- pozzetto di consegna
- pozzetto di regolazione della portata
- caditore 60x60 con coperchio in ghisa - esistente
- caditore 60x60 con coperchio in ghisa - di progetto
- tubazione in vibrocemento Ø400mm - esistente
- tubazione in vibrocemento Ø400mm - di progetto
- tubazione in vibrocemento Ø250mm - di progetto
- pozzetto dissabbiatore
- pozzo pendente Ø 1.5m - profondità 5.0m
- tubazione in pvc Ø160mm - raccolta acque dei pluviali

rete IRRIGUA:

- sifone 110x110cm in cls sopra suolo
- condotta in cls sopra suolo
- condotta interrata
- fascia di rispetto condotta consorzio Piave

rete PUBBLICA ILLUMINAZIONE:

- lampione con pozzetto al piede esistente - via Pravato
- lampione con pozzetto al piede di progetto
- tubazione in PVC rigido Ø125mm

rete ANTINCENDIO:

- colonna stradale esistente - via Pravato

LEGENDA LINEE

- ciglio asfalto (via Pravato)
- - - sagome limite edifici
- - - asse linea bianca strada (via Pravato)
- - - possibile estensione autorimessa interrata

LEGENDA MATERIALI

- area verde
- conglomerato bituminoso
- masselli in pietra artificiale inerbata
- masselli in pietra artificiale
- pavimentazione drenante con inerti a vista

N.B.: in sede di progettazione esecutiva potranno essere proposti materiali diversi con analoghe caratteristiche

PIEFFE COSTRUZIONI snc

via L. Pravato, Comune di Paese - Provincia di Treviso

PIANO URBANISTICO ATTUATIVO

"Parco San Martino" - scheda ambito ATN 13 - VARIANTE

PROGETTO:

schema delle opere di urbanizzazione e infrastrutture a rete; sezioni

1:200
1:100

data: 02-1015

agg. 10-1015

tav.: **V2.3-A**

PIEFFE COSTRUZIONI s.n.c.

di PESTRIN AGOSTINO e LUCA

VIA L. Pravato n° 36

31038 - P.A.E.S.E. (PD)

Partita IVA 03075460268

il committente

ARCHITETTO

antoniofurlanarchitetto

ia della Borsa 1A, 31033, Castelfranco Veneto, TV - tel. 0423.721230 cell. 328.4925758 mail antonio.furlan@libero.it